


RZUT DACHU
skala 1:100

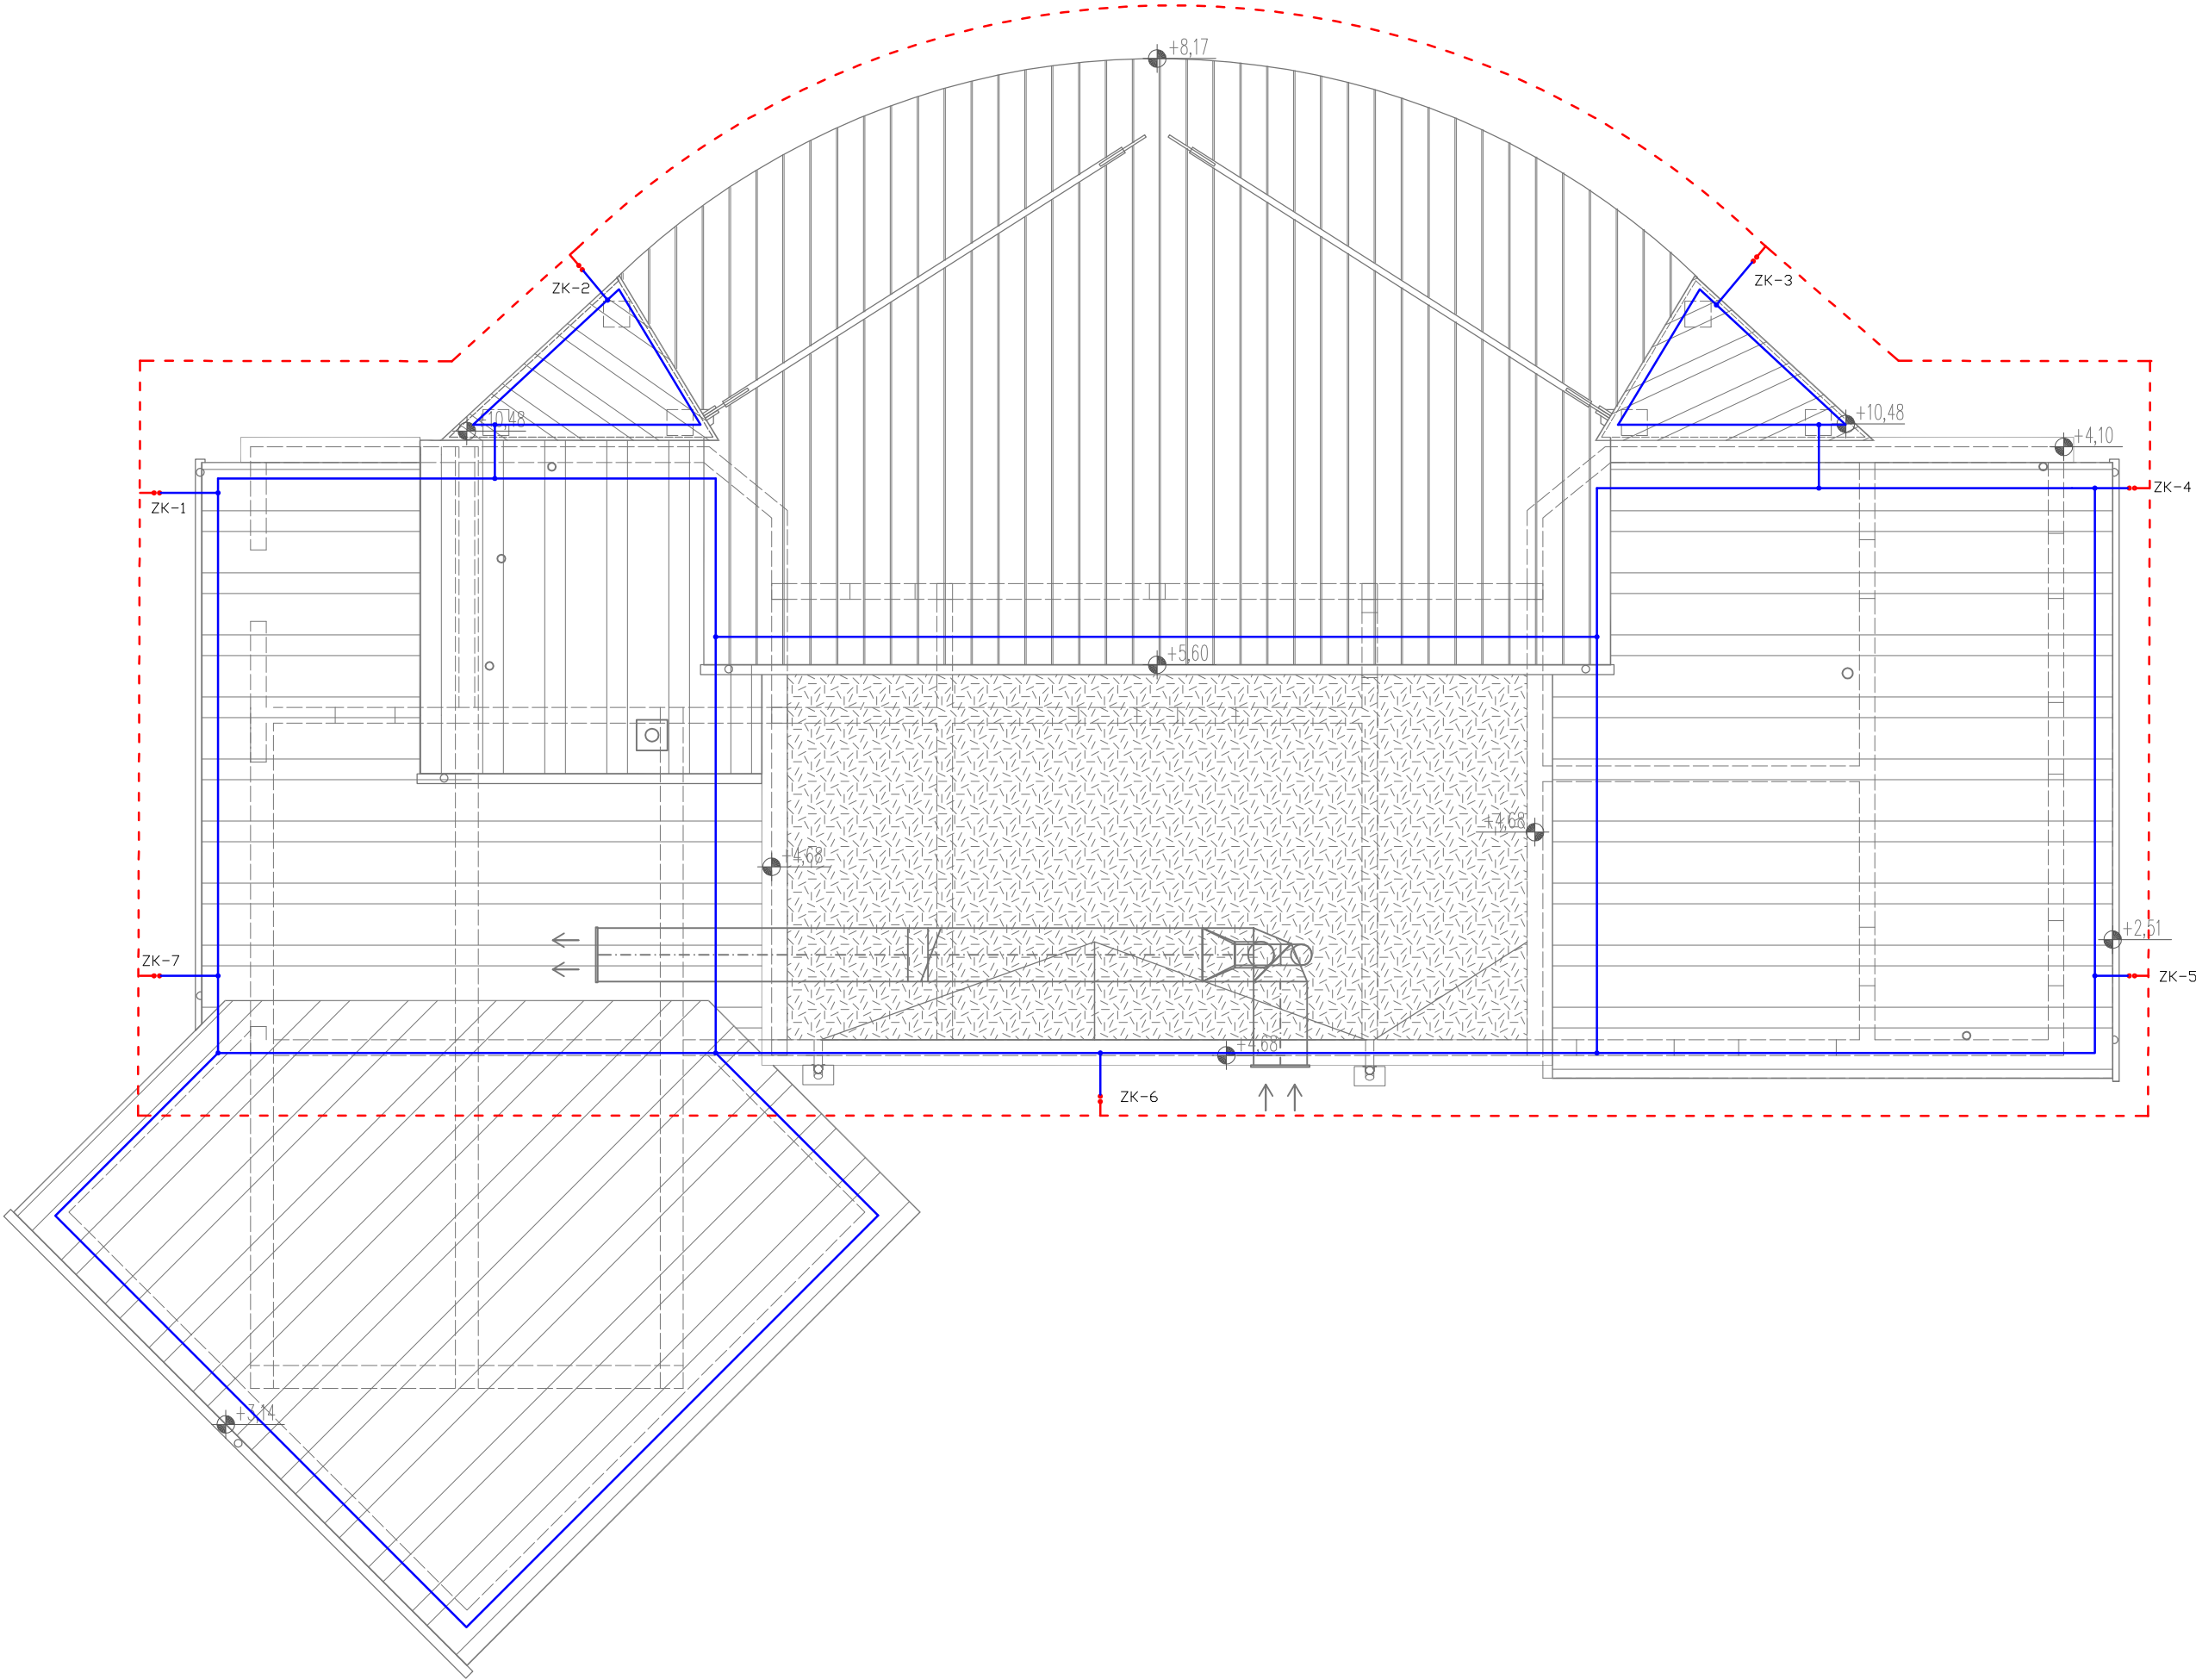

1. Uziom instalacji odgromowej stanowi sztuczny – uziom otokowy wykonany z bednarki FeZn 25x4 mm układanej na głębokości 0,8 m ok 2,0 m od ściany fundamentowej.
2. Przewody uziemiające wykonane z bednarki stalowej ocynkowanej 25 x 4 mm należy połączyć ze uziomem.
3. Złącza kontrolne 4 x M8 ocynkowane montować w studzienkach probierczych w pasce budynku.
4. Przewody odprowadzające wykonać z drutu stalowego ocynkowanego fi 8 mm prowadzonego pod warstwę ocieplenia w rurkach odgromowych R028.
5. Zwód poziomy wykonać z drutu stalowego ocynkowanego fi 8 mm mocowanego na uchwytych klejonych do poszycia
6. z uziomem poziomym połączyć obróbki blacharskie attyk i poszycie blaszane dachu nad sceną
6. Zapewnić galwaniczne połączenie konstrukcji stalowej zadaszenia sceny z uziomem.

PRZEBUDOWA I ROZBUDOWA AMFITEATRU			
Stadium:	PROJEKT BUDOWLANY - WYKONAWCZ		
Inwestor:	GMINA MIASTA WĄBRZEŻNO ALEJA WOLNOŚCI 18 87-200 WĄBRZEŻNO		
Obiekt:	PRZEBUDOWA I ROZBUDOWA AMFITEATRU Wąbrzeźno dz. nr ewid.: 276/4 obręb: 2		
Jednostka Projektująca :			
PRACOWNIA PROJEKTOWA FSprojekt ul. GWARDII LUDOWEJ 41 87-300 BRODNICA tel. : +48 697-40-30 kom.: +48 790-28-29-50 www.fsprojekt.eu			
Branża:	ELEKTRYCZNA		
Projektant: inż. Bartłomiej Piasecki upr. nr: KUP/0158/POOE/10 do projektowanie bez ograniczeń w specjalności instalacyjnej w zakresie: sieci, instalacji i urządzeń elektrycznych i elektroenergetycznych			Podpis
Nazwa rysunku: INSTALACJA ODGROMOWA			
Skala:	Data (dd.mm.rrrr):	Numer rys.:	Wersja:
1:100	11 2016	E2	A